


PŮDORYS 1. NP

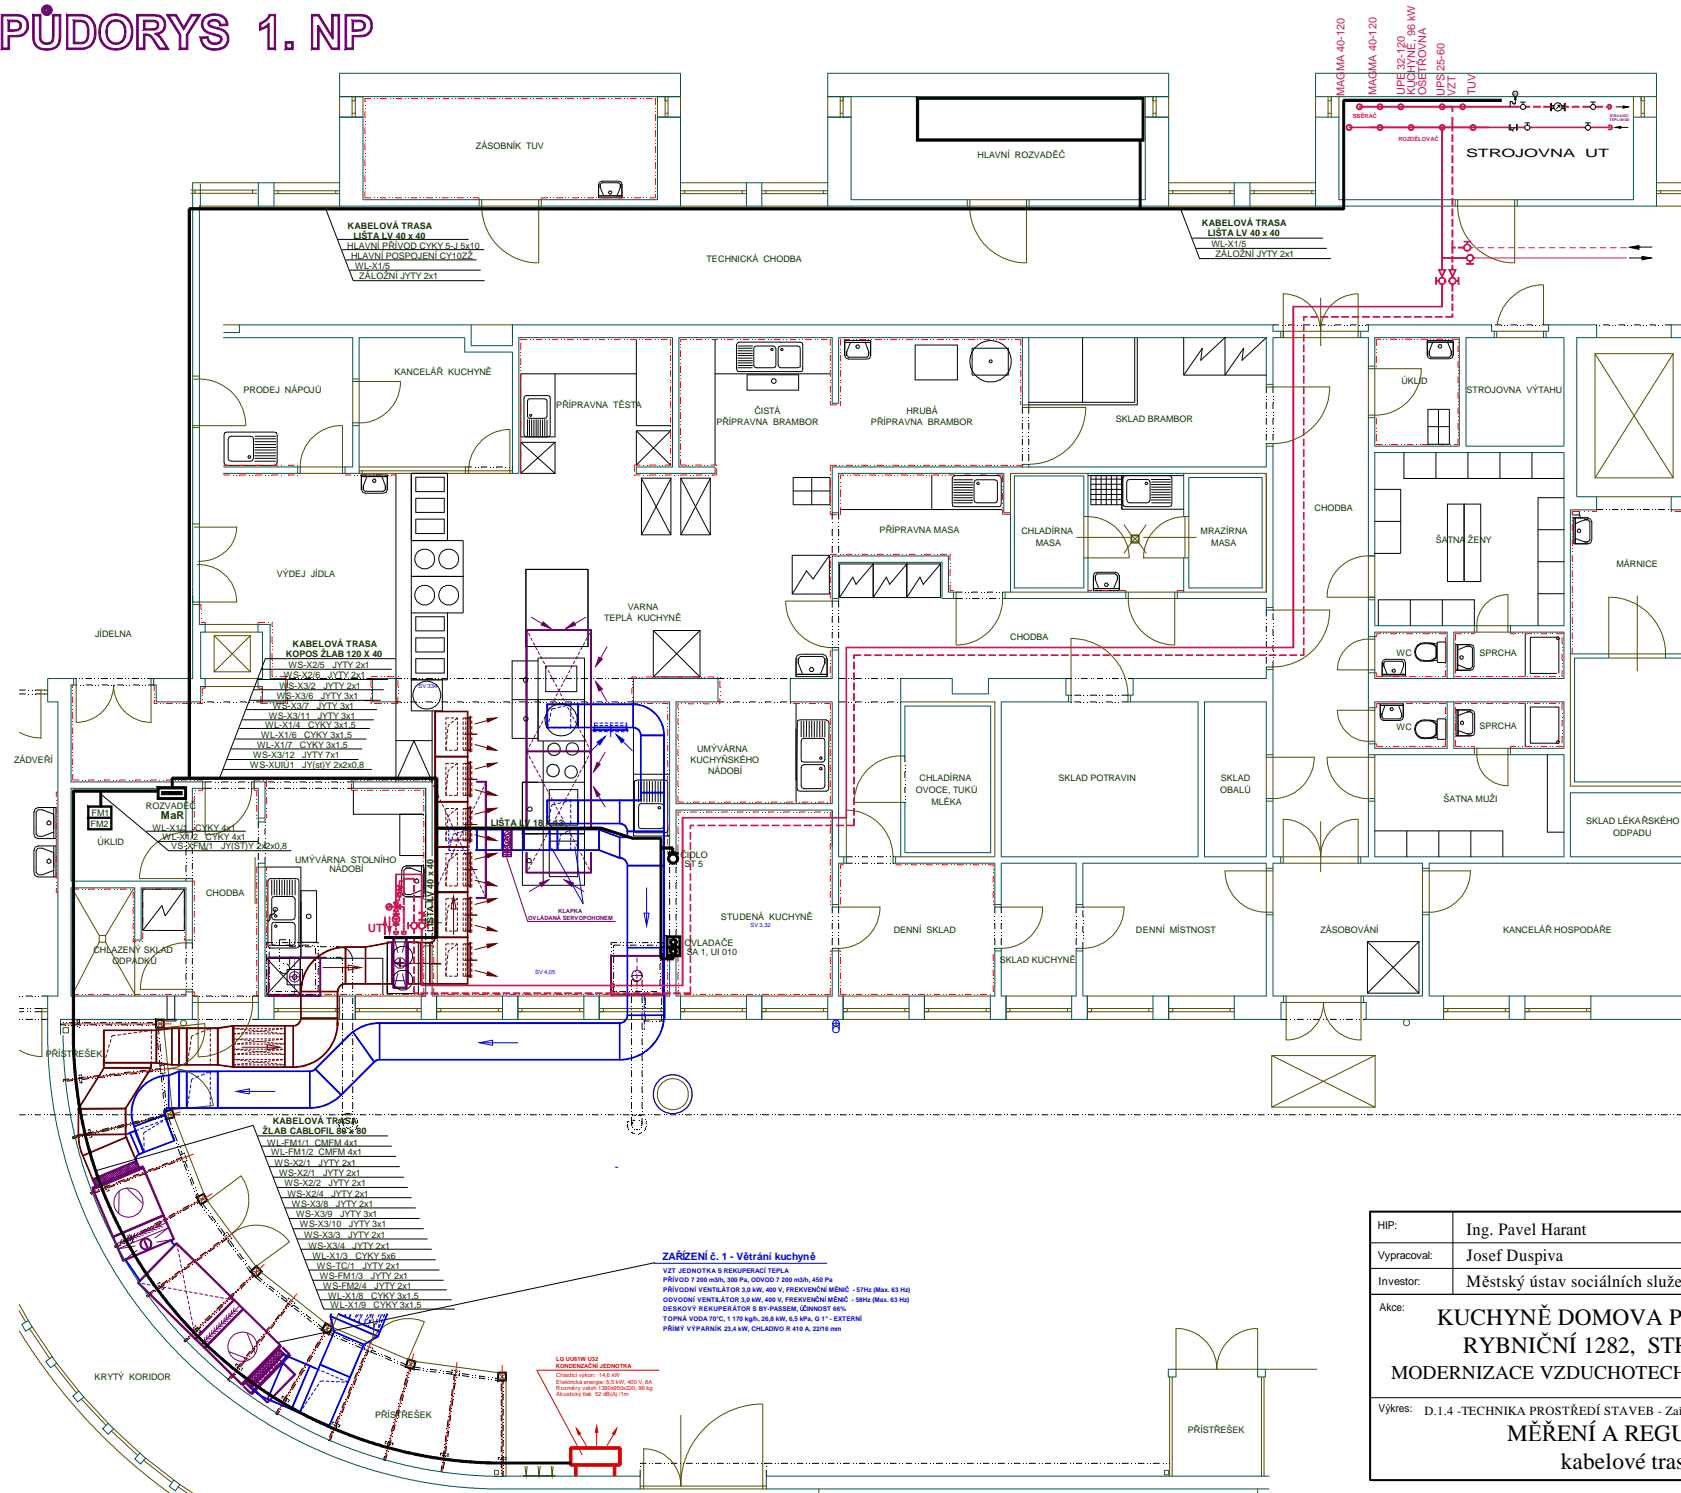

HIP:	Ing. Pavel Harant	Projektová kancelář Ing. PAVEL HARANT Výhledová kancelář	
Vypracoval:	Josef Duspiva		
Investor:	Městský úřad sociálních služeb Strakonice, Jezerní 1281	STRAKONICE IČ: 466 89 630 Žižkova 476 tel. 608 98 35 34	
Akce: KUCHYŇ DOMOVA PRO SENIORY RYBNÍČNÍ 1282, STRAKONICE MODERNIZACE VZDUCHOTECHNICKÉHO ZAŘÍZENÍ		Datum: 01/2017	Kopie:
		Formát: 2 A4	
		Měřítko: 1:100	
Výkres: D.1.4 -TECHNIKA PROSTŘEDÍ STAVEB - Zařízení pro klimatizaci budov		Stupeň: DPS + DVZ	
MĚŘENÍ A REGULACE kabelové trasy		Č. výkresu: 01	Část: MaR