


ŘEZ D-D

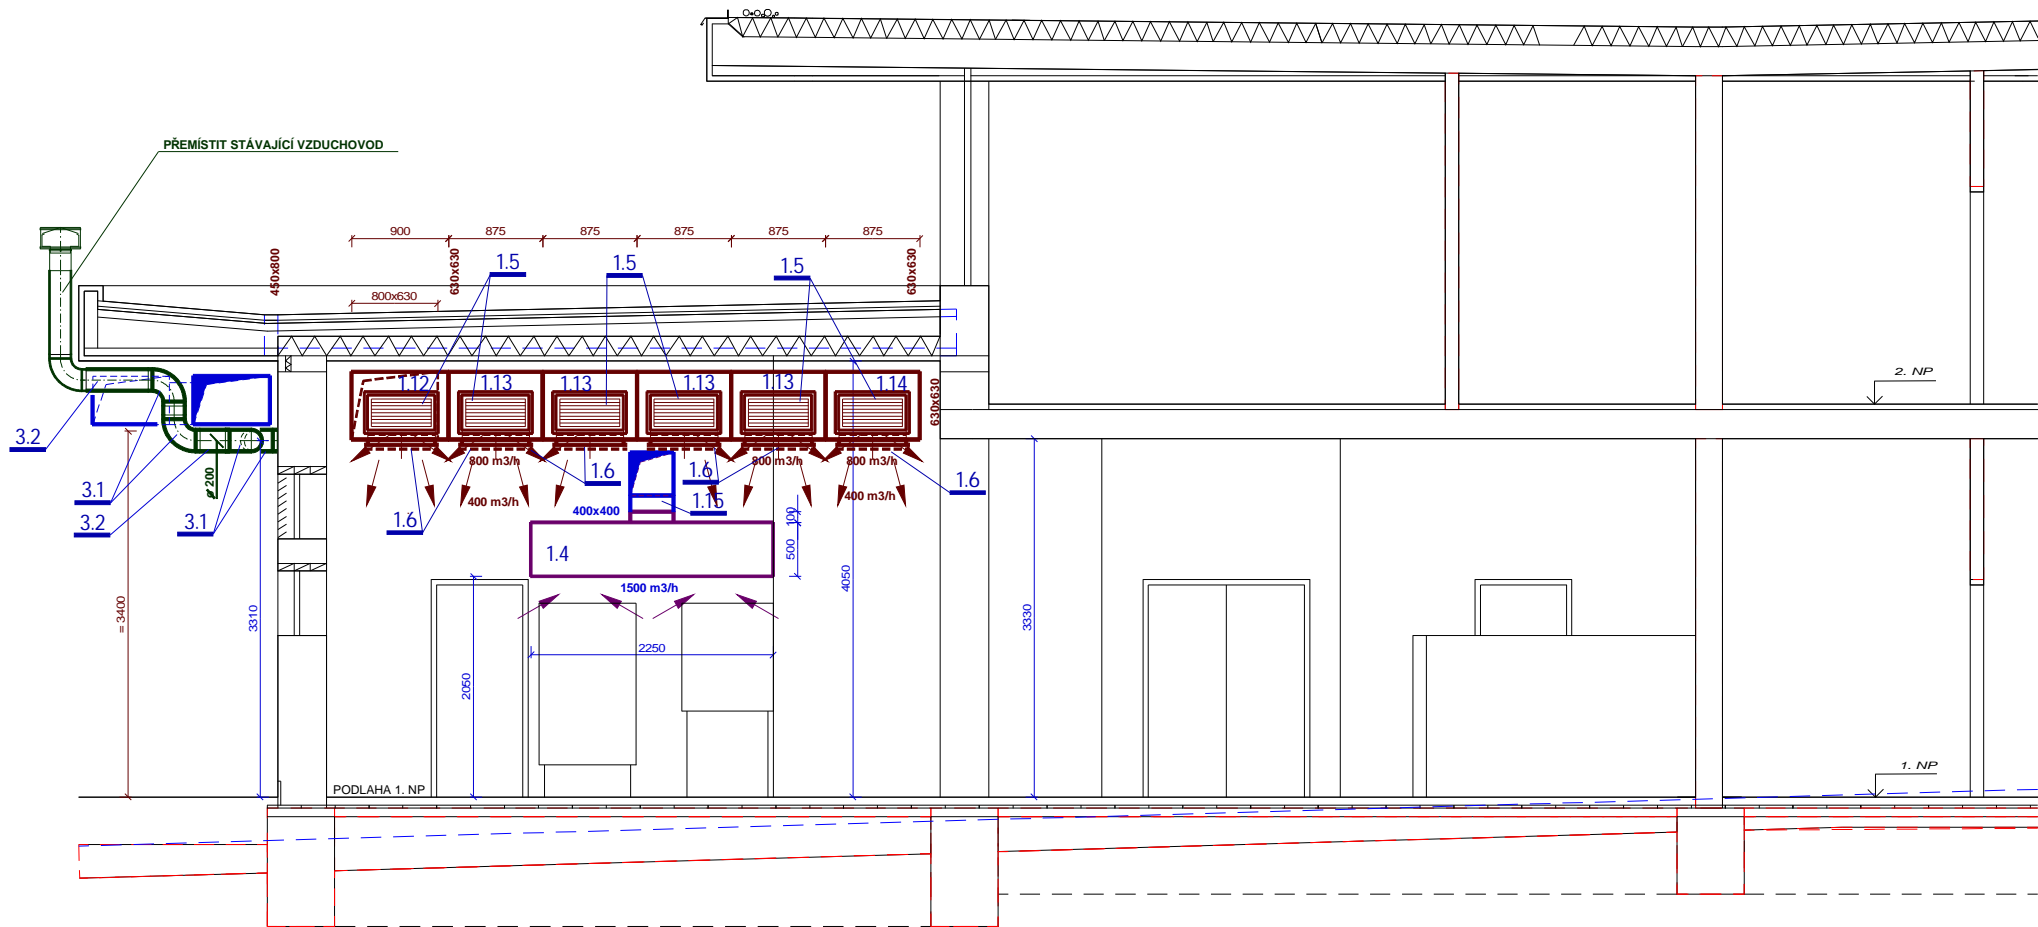

HIP:	Ing. Pavel Harant	Projektová kancelář Ing. PAVEL HARANT Výtopná-ventilotechnika	
Vypracoval:	Ing. Pavel Harant	STRAKONICE IČ: 466 89 630 Žižkova 476 tel. 608 98 35 34	
Investor:	Městský ústav sociálních služeb Strakonice, Jezerní 1281	Datum: 01/2017 Kopie:	
Akce:	KUCHYNĚ DOMOVA PRO SENIORY RYBNÍČNÍ 1282, STRAKONICE MODERNIZACE VZDUCHOTECHNICKÉHO ZAŘÍZENÍ		Formát: 2 A4
		Měřítko: 1:50	Stupeň: DPS + DVZ Č. výkresu: 04 Část: VZT
Výkres:	D.1.4 -TECHNIKA PROSTŘEDÍ STAVEB - Zařízení pro klimatizaci budov VZDUCHOTECHNIKA ŘEZ D-D		