


POHLED V YCHODNÍ

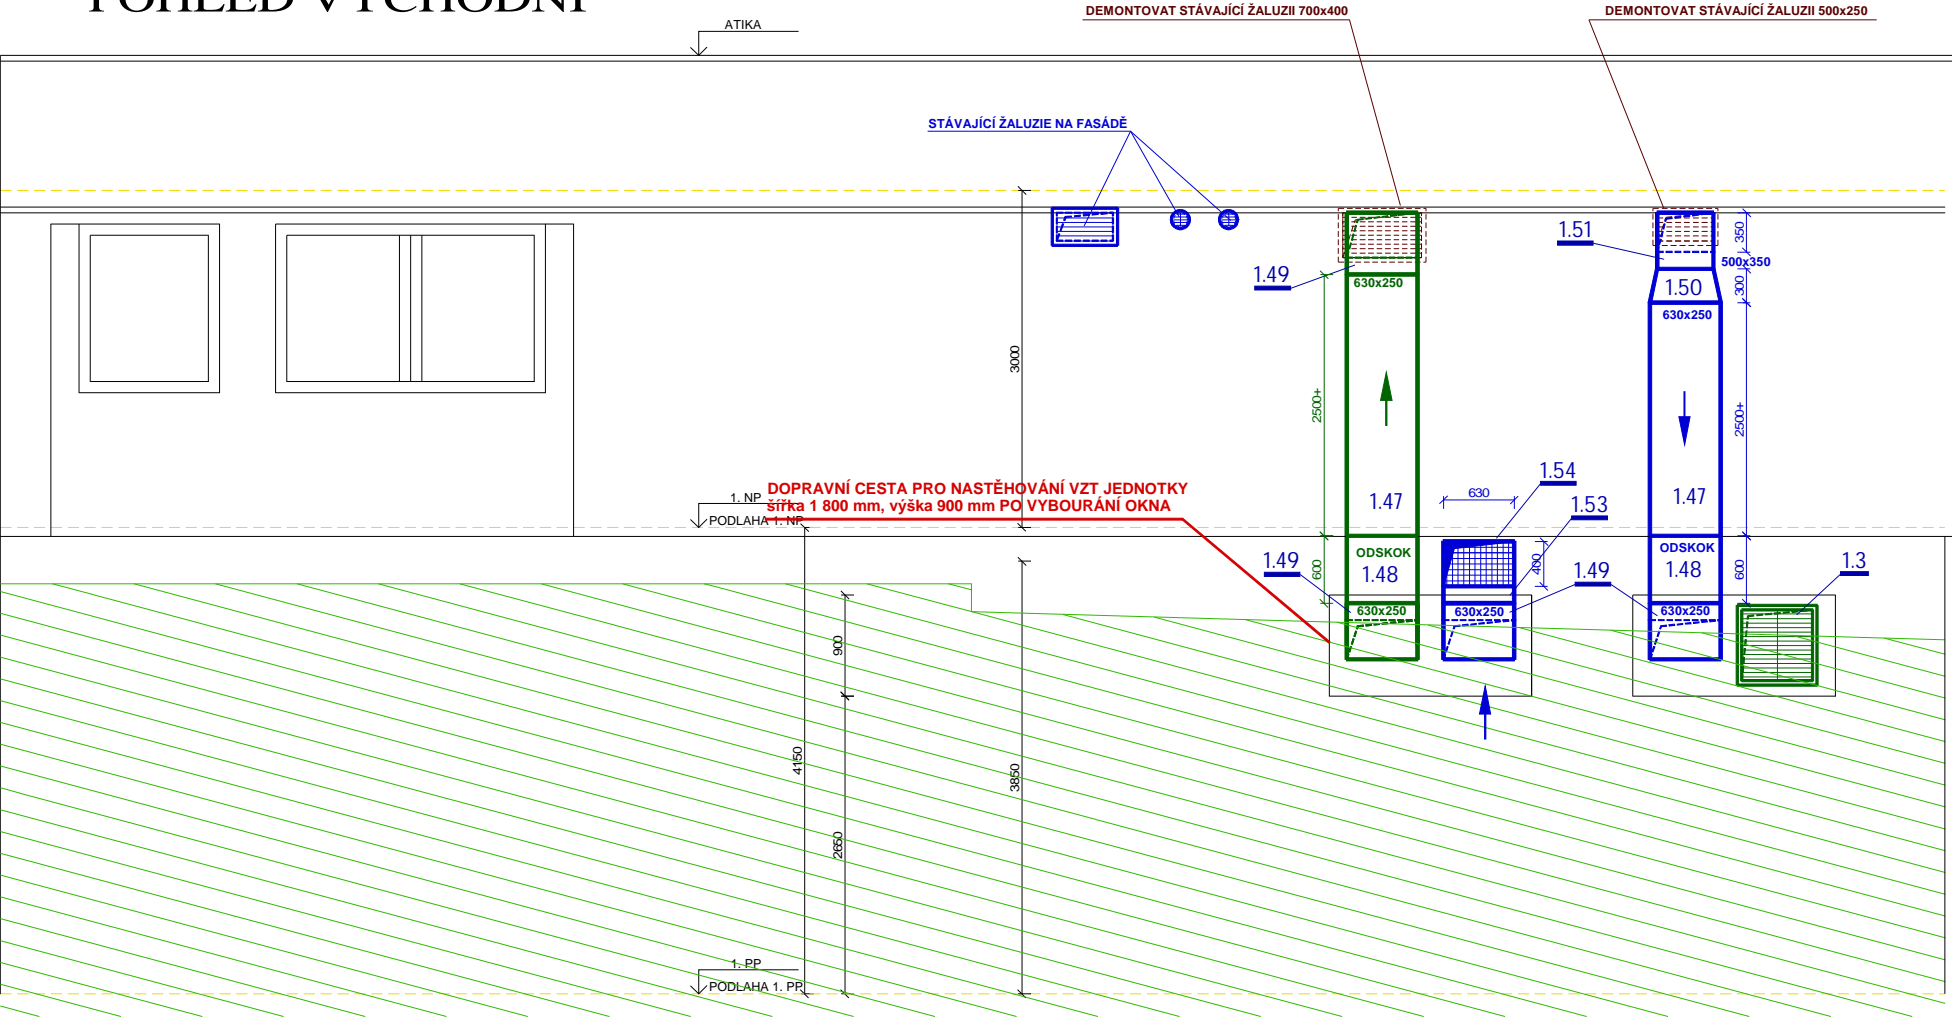

HIP:	Ing. Pavel Harant	Projektová kancelář Ing. PAVEL HARANT Hygienič-ventilotechnik	
Vypracoval:	Ing. Pavel Harant	STRAKONICE IČ: 466 89 630 ŽIŽKOVA 476 tel. 608 98 35 34	
Investor:	Město Strakonice, Velké náměstí 2, 386 21 Strakonice	Datum: 03/2023 Kopie:	
Akce:	KUCHYNĚ MŠ ŠUMAVSKÁ ŠUMAVSKÁ 264, PŘEDNÍ PTÁKOVICE, 386 01 STRAKONICE MODERNIZACE VZDUCHOTECHNICKÉHO ZAŘÍZENÍ VARNY	Formát: 2 A4	
		Měřítko: 1:50	
Výkres:	D.1.4 -TECHNIKA PROSTŘEDÍ STAVEB - Zařízení pro klimatizaci budov VZDUCHOTECHNIKA POHLED VÝCHODNÍ	Stupeň: DPS + DVZ	
		Č. výkresu: 04	Část: VZT