


PŮDORYS 1.NP

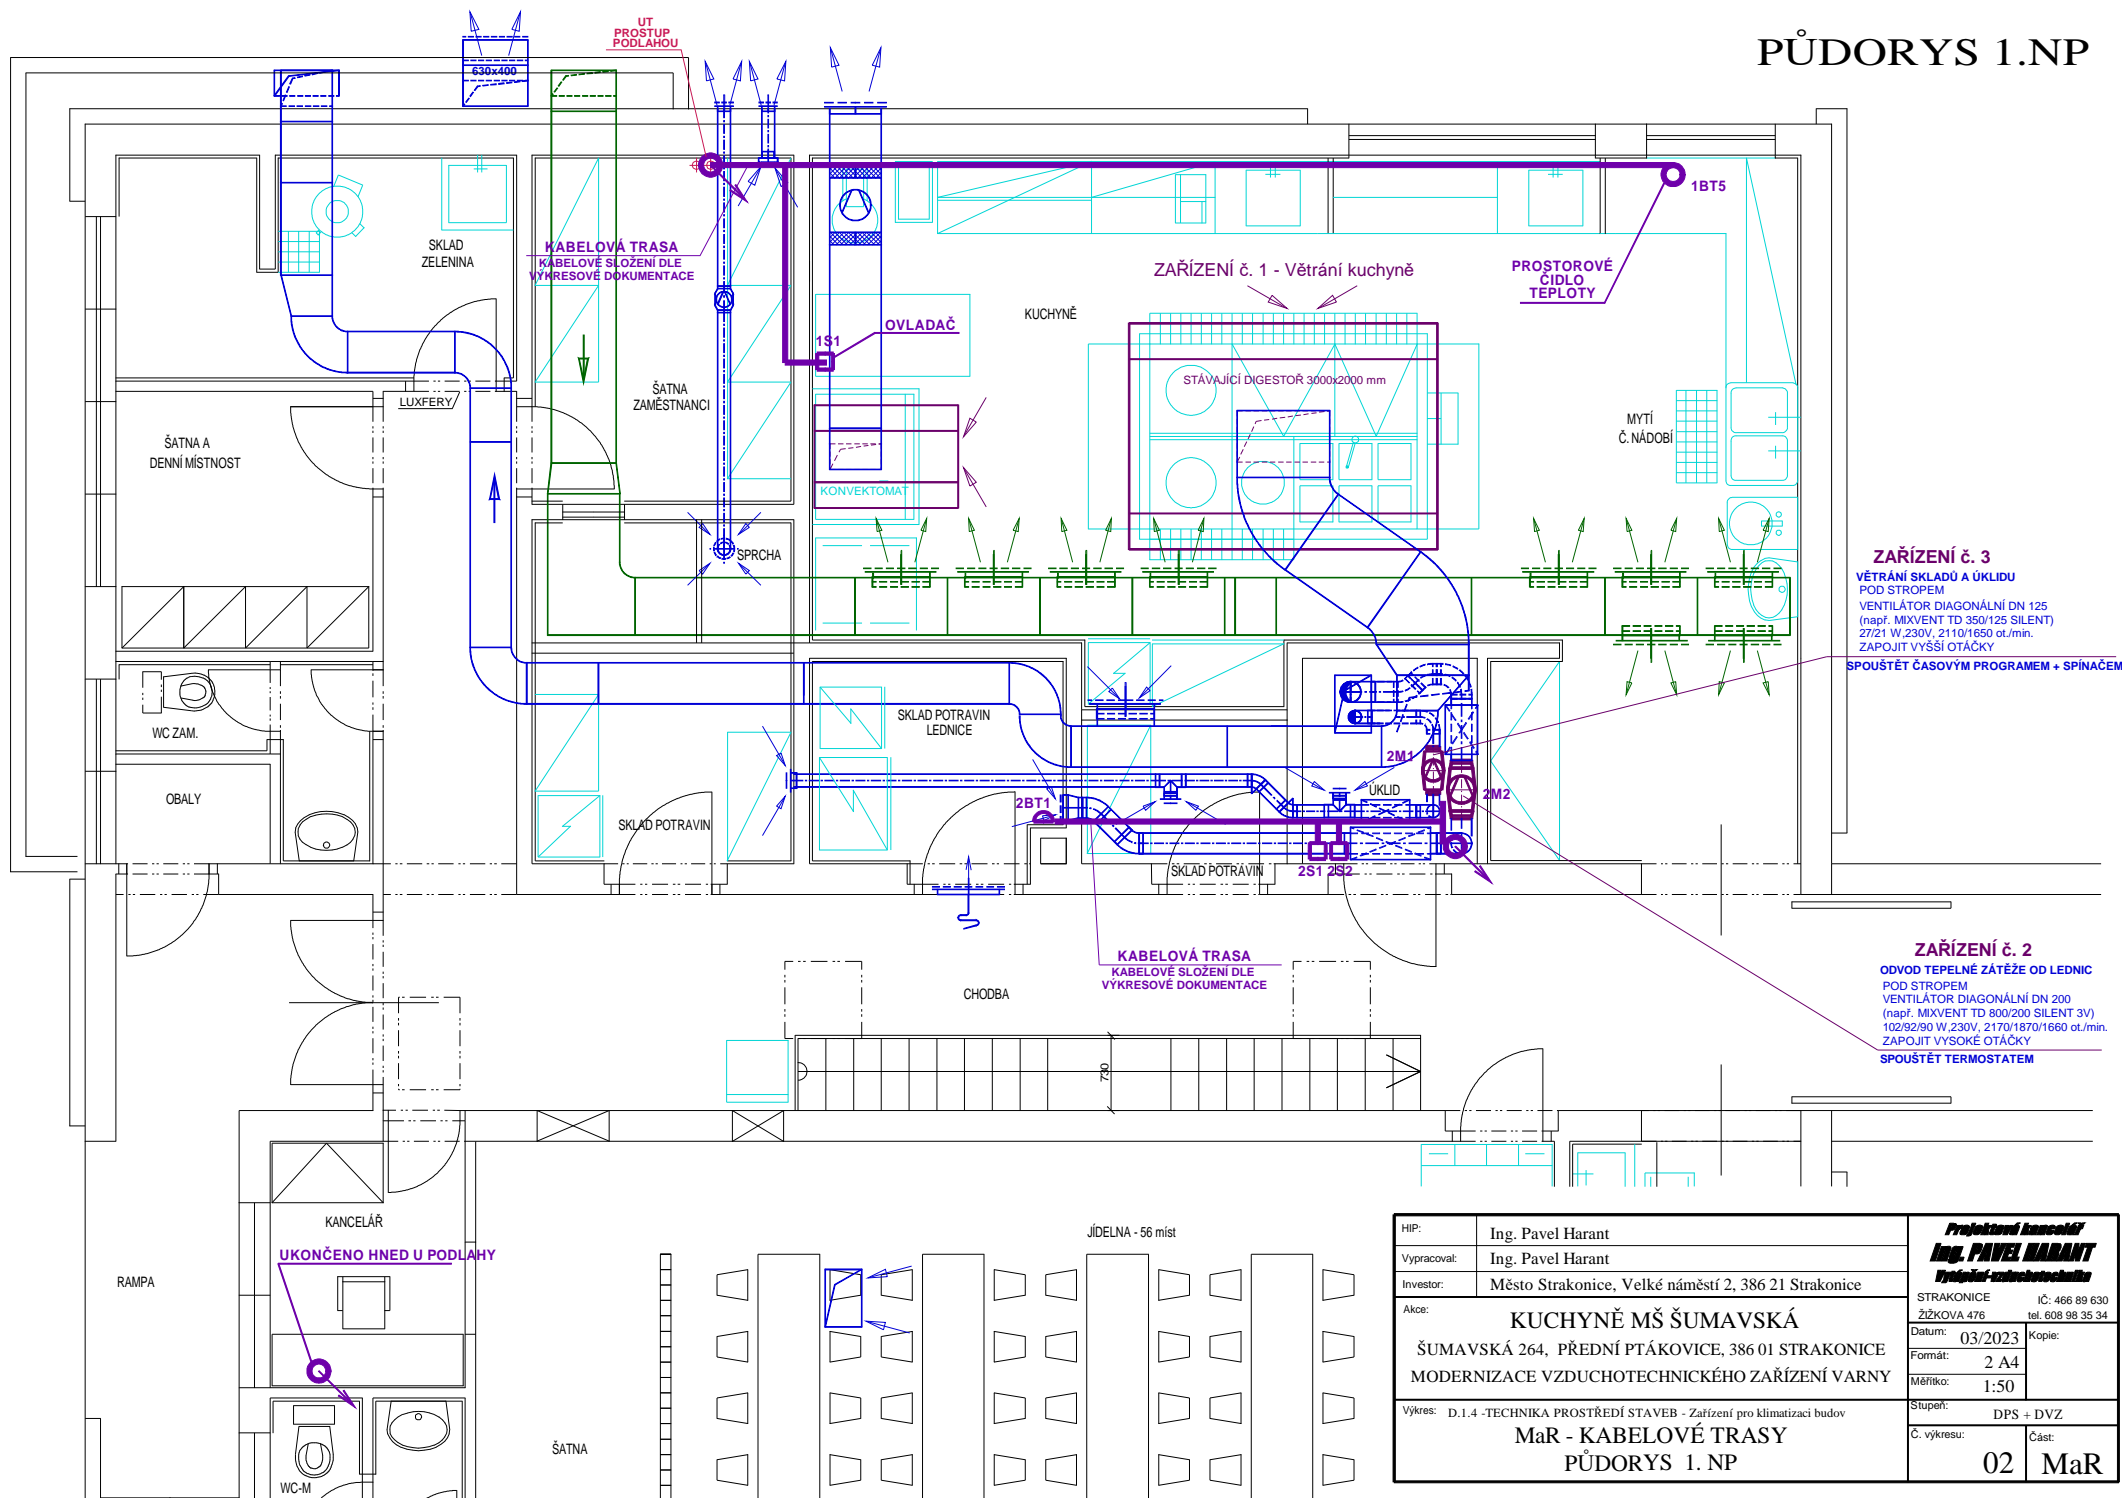

HIP:	Ing. Pavel Harant	Projektová kancelář Ing. PAVEL HARANT <i>výkresová technická služba</i>	
Vypracoval:	Ing. Pavel Harant	STRAKONICE IČ: 466 89 630 ŽŮŽKOVA 476 tel. 608 98 35 34	
Investor:	Město Strakonice, Velké náměstí 2, 386 21 Strakonice	Datum: 03/2023 Kopie:	
Akce:	KUCHYŇE MŠ ŠUMAVSKÁ ŠUMAVSKÁ 264, PŘEDNÍ PTÁKOVICE, 386 01 STRAKONICE MODERNIZACE VZDUCHOTECHNICKÉHO ZAŘÍZENÍ VARNY	Formát: 2 A4	
Výkres:	D.1.4 - TECHNIKA PROSTŘEDÍ STAVEB - Zařízení pro klimatizaci budov	Měřítko: 1:50	
	MaR - KABELOVÉ TRASY PŮDORYS 1. NP	Stupeň: DPS + DVZ	
		Č. výkresu: 02	Část: MaR